



Luogo: - COMUNE DI CREMA -
VIA CAPERGNANICA n° 17

Progetto: **PIANO DI RECUPERO "CASCINA TORCHIO Unità Urbanistica n° 57"**
per
Opere di Risanamento Conservativo

Richiedente:
Sig. FRANCESCO BARBAGLIO
Via Capergnanica n° 17 - Crema

Progettista:
Dott. Arch. GIUSEPPE SCARRI
Via C. Urbino n. 52 - Crema

Oggetto:
STATO DI PROGETTO
PLANIMETRIA GENERALE -PIANTE -SEZIONI
INQUADRAMENTO DESTINAZIONI D'USO


Scala:
1:200

Tavola n.	Data:	Aggiornamento:	Note:
04	27/08/2019	02/10/2019 16/12/2019	



STUDIO DI ARCHITETTURA - SCARRI Dott. Arch. GIUSEPPE 26013 Crema, via C. Urbino 52 tel. 0373/86084

PLANIMETRIA GENERALE
PIANTA PIANO TERRA - SCALA 1:200

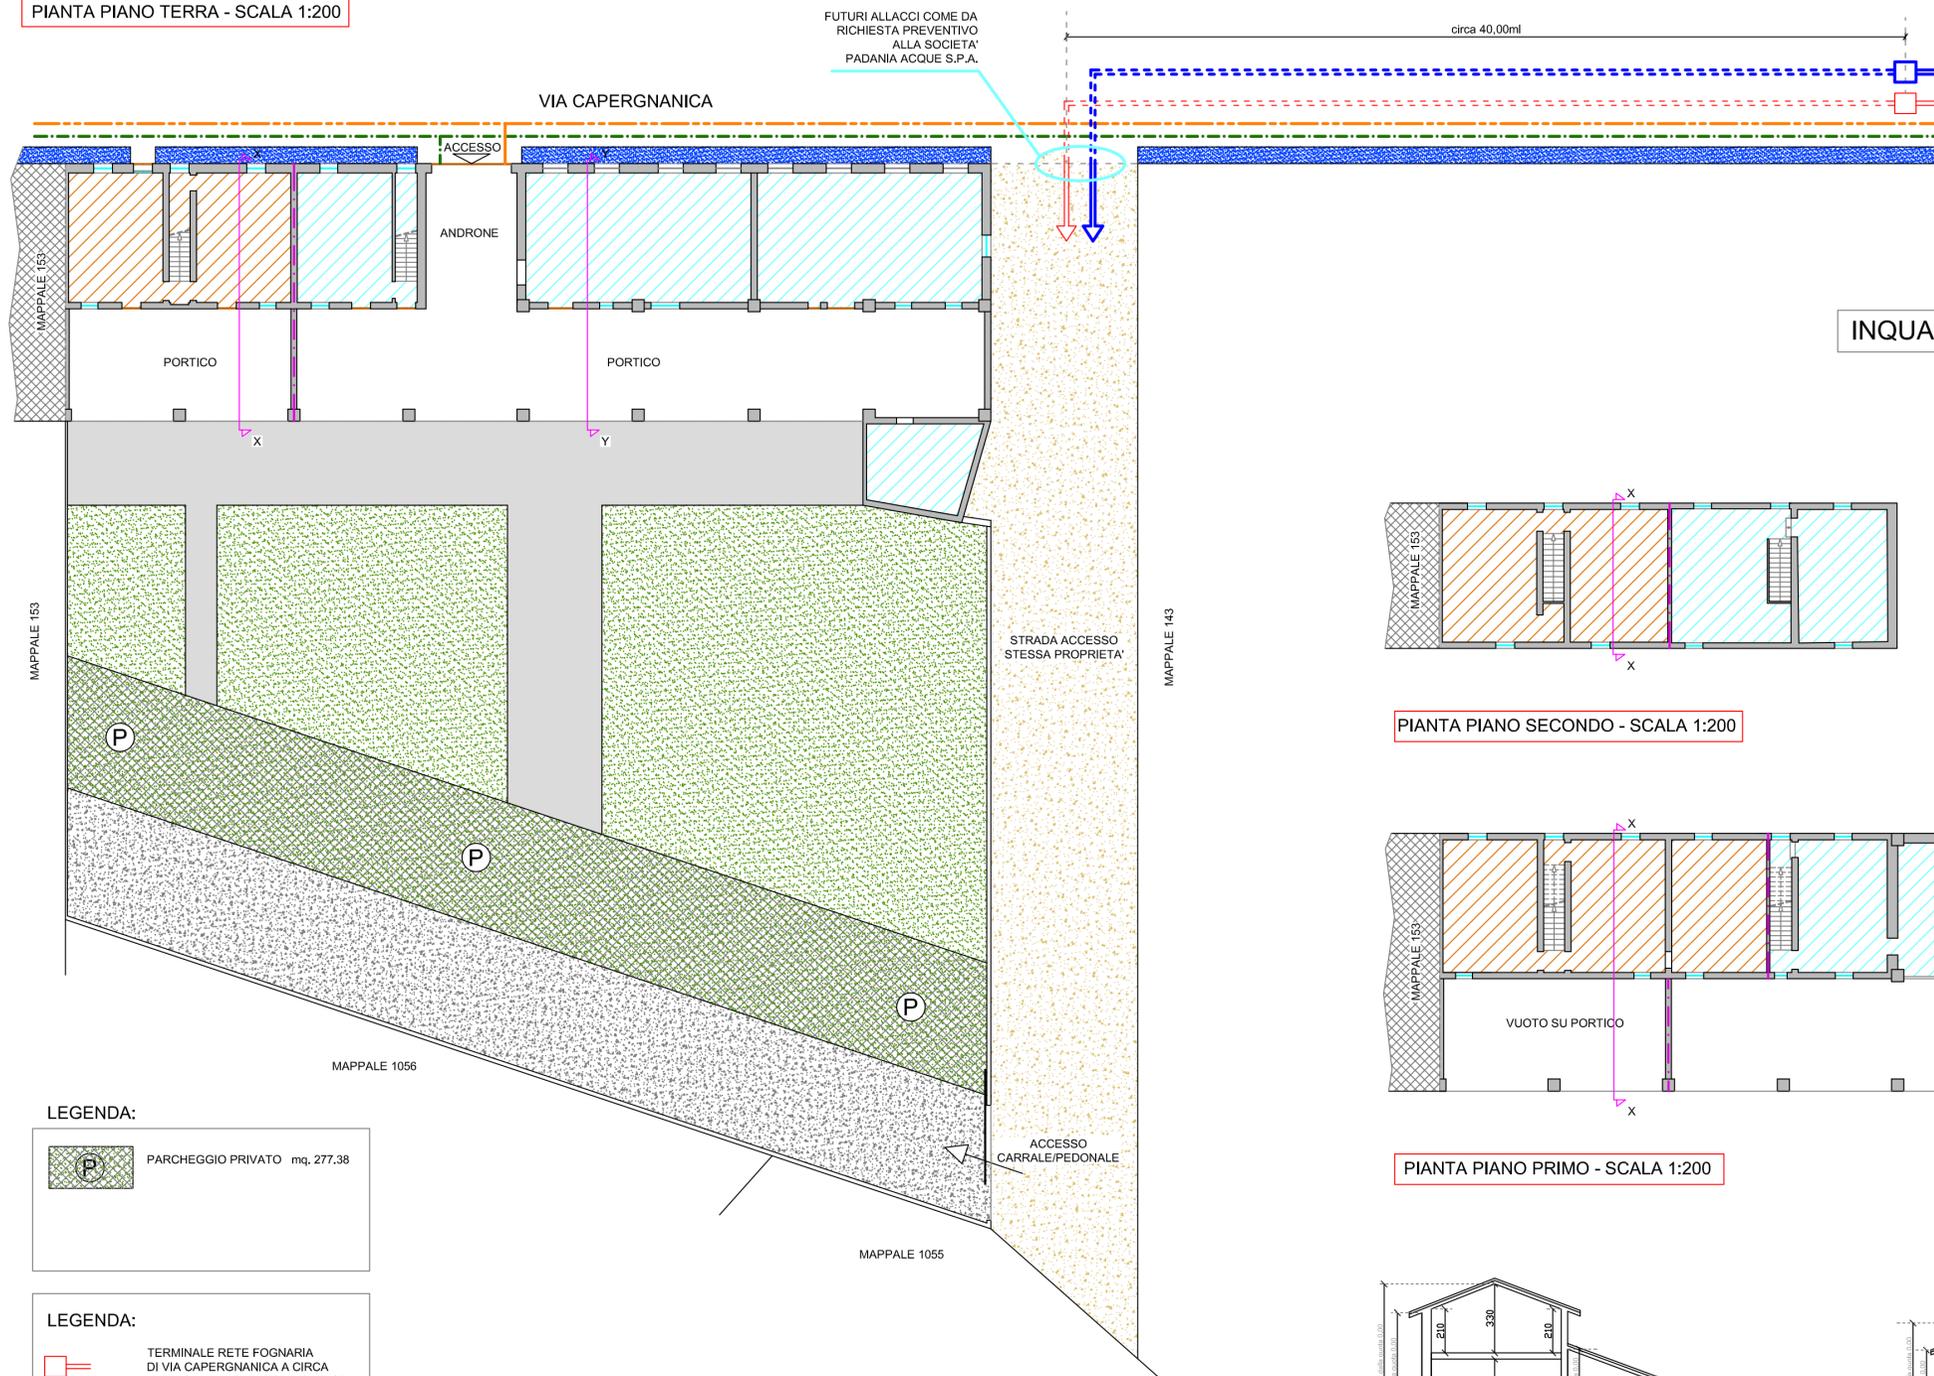


STATO DI PROGETTO


INQUADRAMENTO DESTINAZIONI D'USO




- Norme tecniche PGT -Titolo I art.6.3.A
DESTINAZIONE D'USO PREVISTA
A1 - RESIDENZA: abitazioni e relativi accessori
- Norme tecniche PGT -Titolo I art.6.3.A
DESTINAZIONE D'USO PREVISTE:
A3 - ATTIVITA' TERZIARIA E DIREZIONALE
A4 - ESERCIZIO DI VICINATO
A5 - ARTIGIANATO DI SERVIZIO
A6 - PUBBLICI SERVIZI
A7 - ATTIVITA' ALBERGHIERE

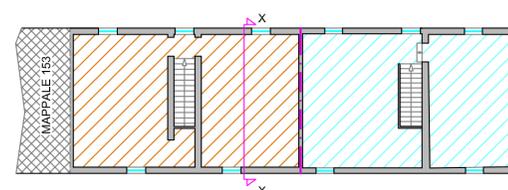


PIANTA PIANO SECONDO - SCALA 1:200

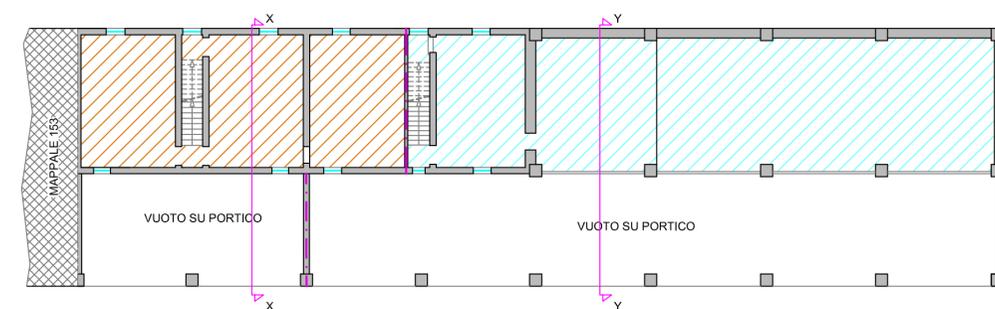

PIANTA PIANO PRIMO - SCALA 1:200

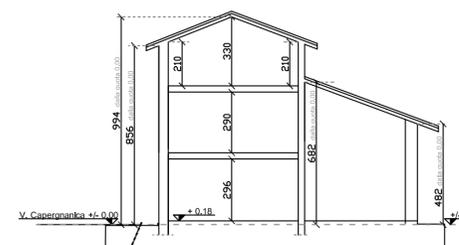

SEZIONE X/X - SCALA 1:200

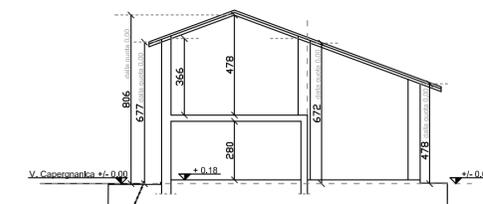

SEZIONE Y/Y - SCALA 1:200

LEGENDA:



LEGENDA:

- TERMINALE RETE FOGNARIA
DI VIA CAPERGNANICA A CIRCA
40,00ml DALLA CASCINA "TORCHIO"
- TERMINALE RETE IDRICA
DI VIA CAPERGNANICA A CIRCA
40,00ml DALLA CASCINA "TORCHIO"
- ESISTENTE RETE TELECOM
- ESISTENTE RETE ELETTRICA